


ГОРОД Звенигово
Схема электроснабжения

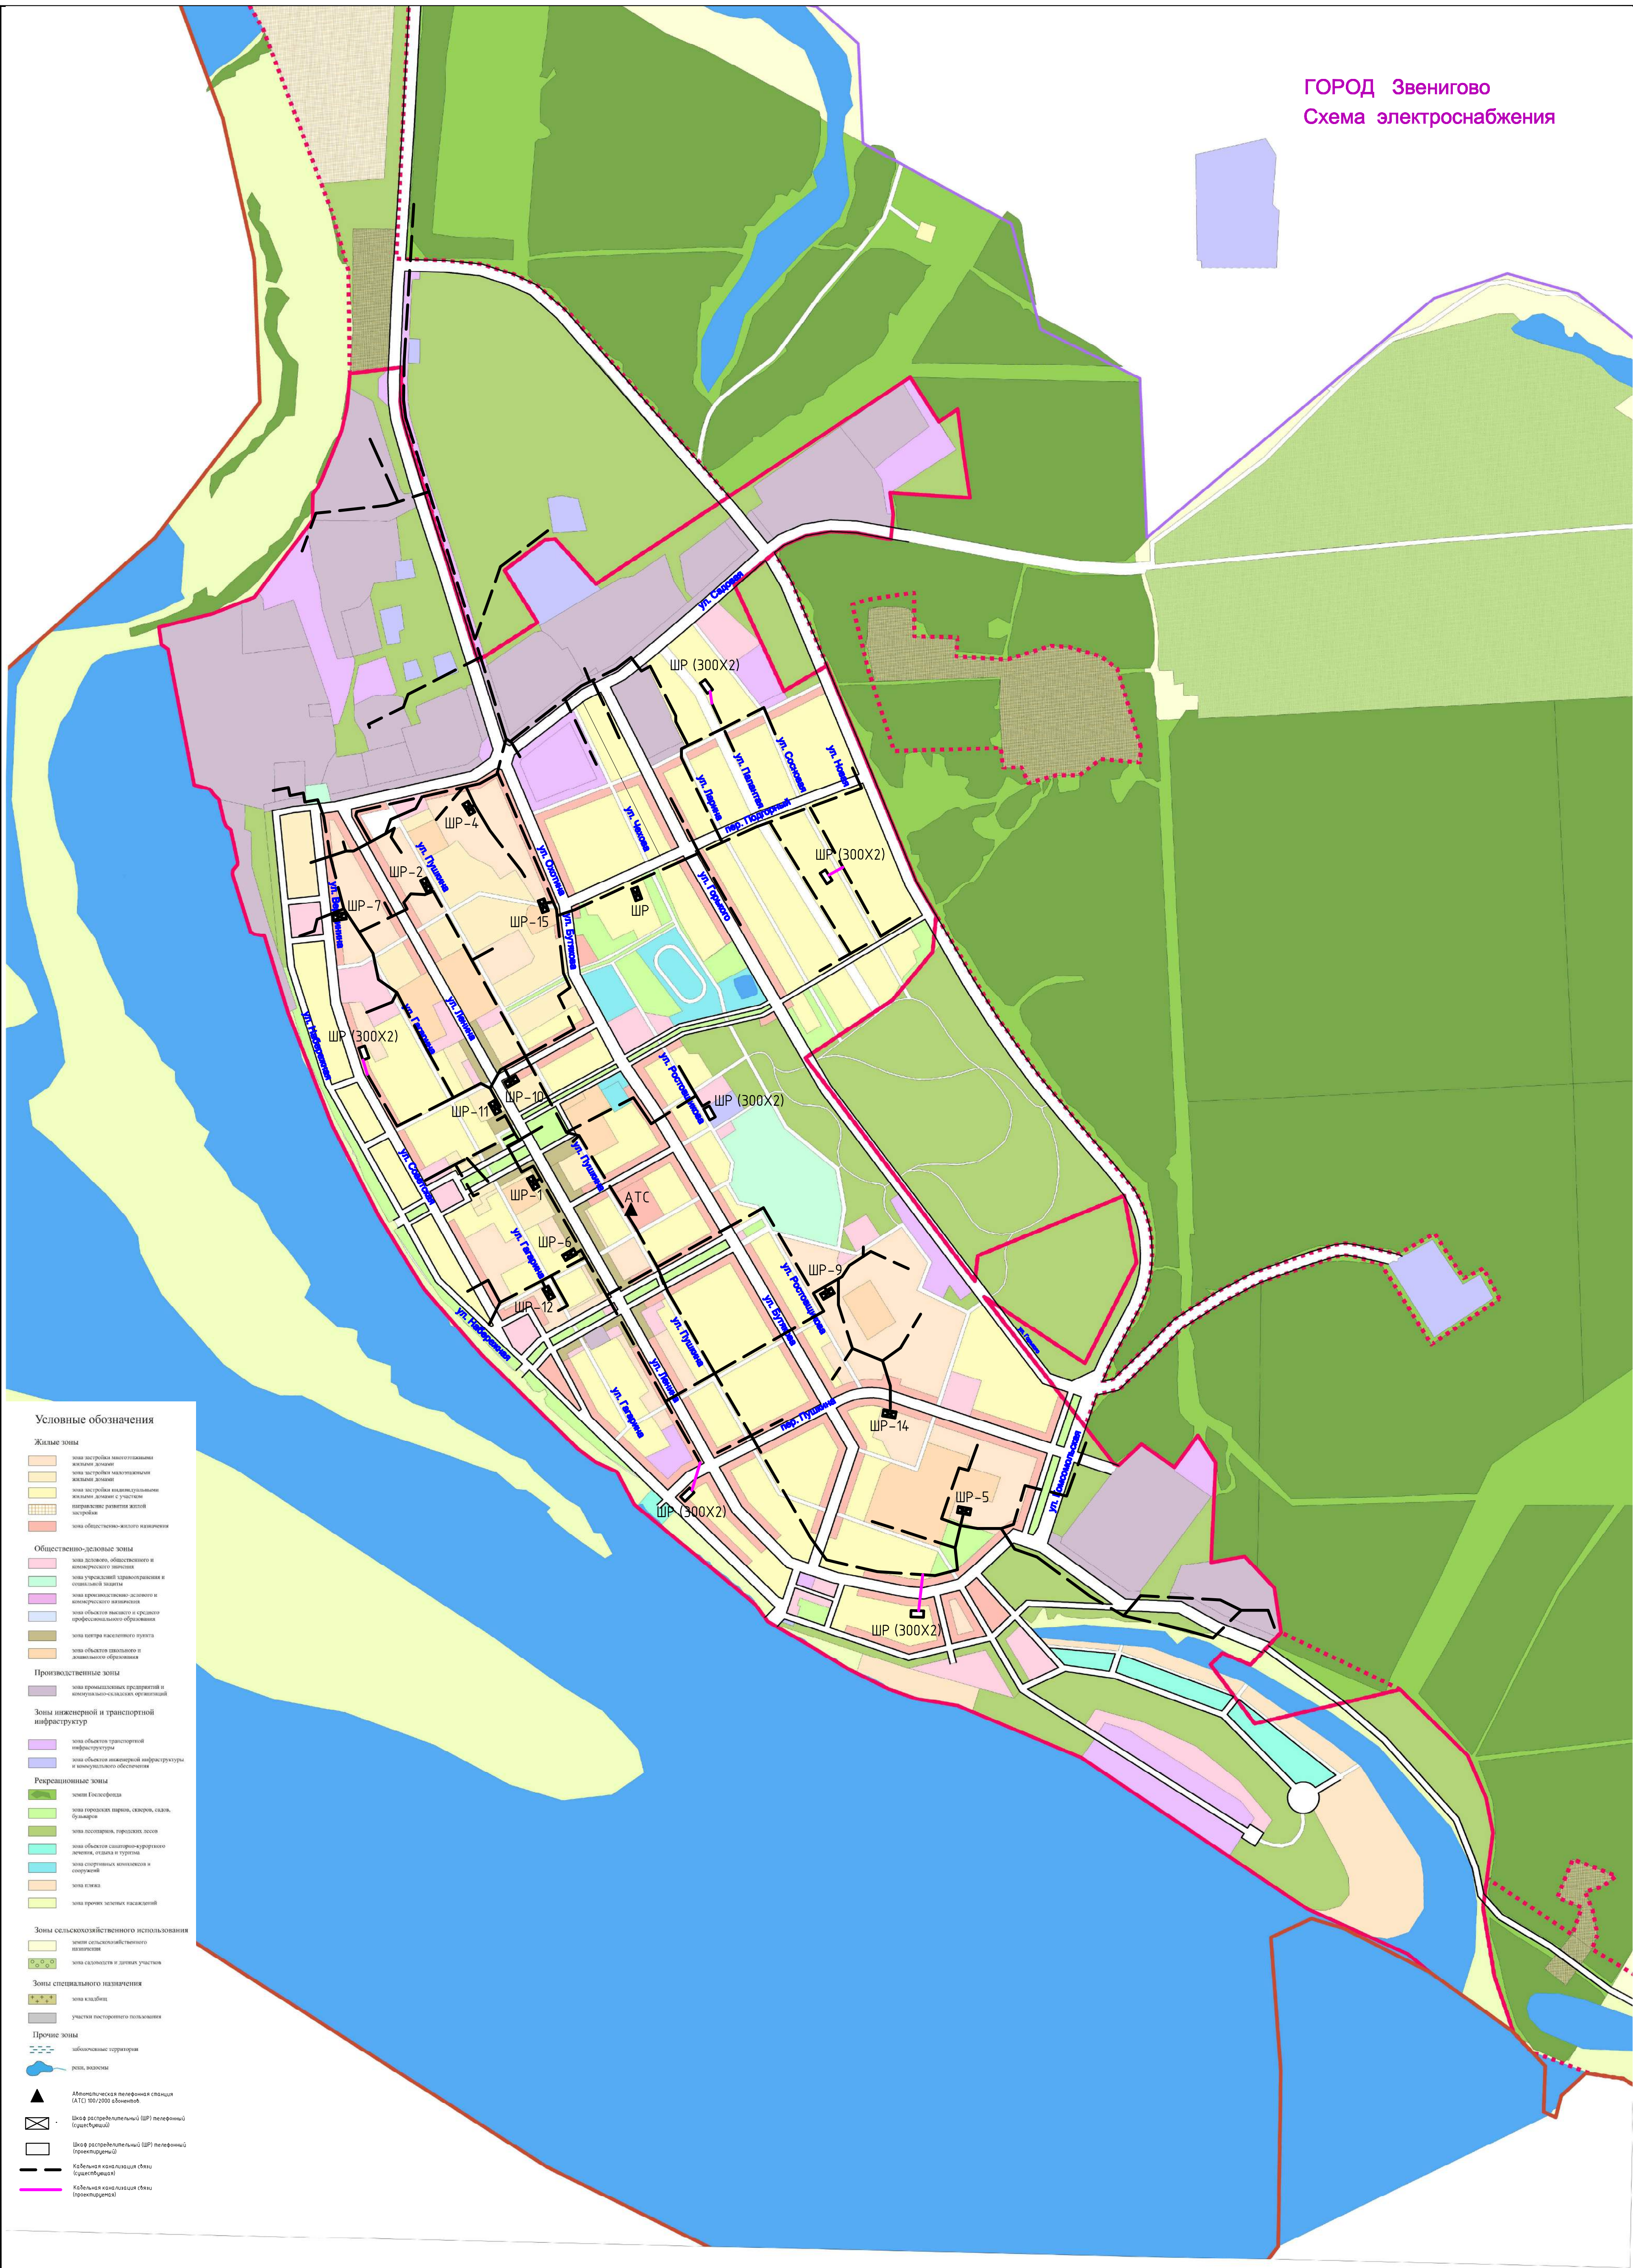

- Условные обозначения
- Жилые зоны**
- зона застройки многоквартирных жилых домов
 - зона застройки малоэтажной жилой застройки
 - зона застройки малоэтажной жилой застройки с участками индивидуального жилищного строительства
 - зона общественного назначения
- Общественно-жилищные зоны**
- зона делового, общественного и коммерческого назначения
 - зона культурно-просветительского и спортивно-оздоровительного назначения
 - зона привокзальной делового и коммерческого назначения
 - зона объектов высшего и среднего профессионального образования
 - зона центра рекреационного назначения
 - зона объектов оздоровления и лечебно-оздоровительного назначения
- Производственные зоны**
- зона производственных предприятий и коммунально-складских объектов
- Зоны инженерной и транспортной инфраструктуры**
- зона объектов транспортной инфраструктуры
 - зона объектов инженерной инфраструктуры и коммунального назначения
- Рекреационные зоны**
- зона рекреации
 - зона парковой, скверной, садовой, бульварной
 - зона лесопарковая, парковая, лесная
 - зона объектов санаторно-курортного назначения, отдыха и туризма
 - зона спортивной рекреации и спорта
 - зона пляжная
 - зона протекания водных объектов
- Зоны сельскохозяйственного использования**
- зона сельскохозяйственного назначения
 - зона садоводства и дачных участков
- Зоны специального назначения**
- зона кладбища
 - участки погребов и захоронений
- Прочие зоны**
- защитные территории
 - зона водоемов
- Специальные обозначения**
- Альтернативная телефонная станция (АТС) 100/200 абонентов
 - Центр распределительный (ЦР) телефонный (указательный)
 - Центр распределительный (ЦР) телефонный (проектируемый)
 - Кабельная канализация (КК) (указательный)
 - Кабельная канализация (КК) (проектируемый)

						СС.НС-2		
						Генеральный план МО "Городское поселение Звенигово" Звениговского муниципального района Республики Марий Эл.		
Изм.	Колуч.	Лист	И. док.	Подпись	Дата	г. Звенигово		
Разработал	Зверев					Стадия	Лист	Листов
Проверил	Игорин					ПД	2	2
Руководитель	Игорин							
Гл. инж. пр.	Теряев							
Нач. отдела	Баскаков							
Нормоконтроль	Теряев					ОАО "МГП" - БТПИ		